

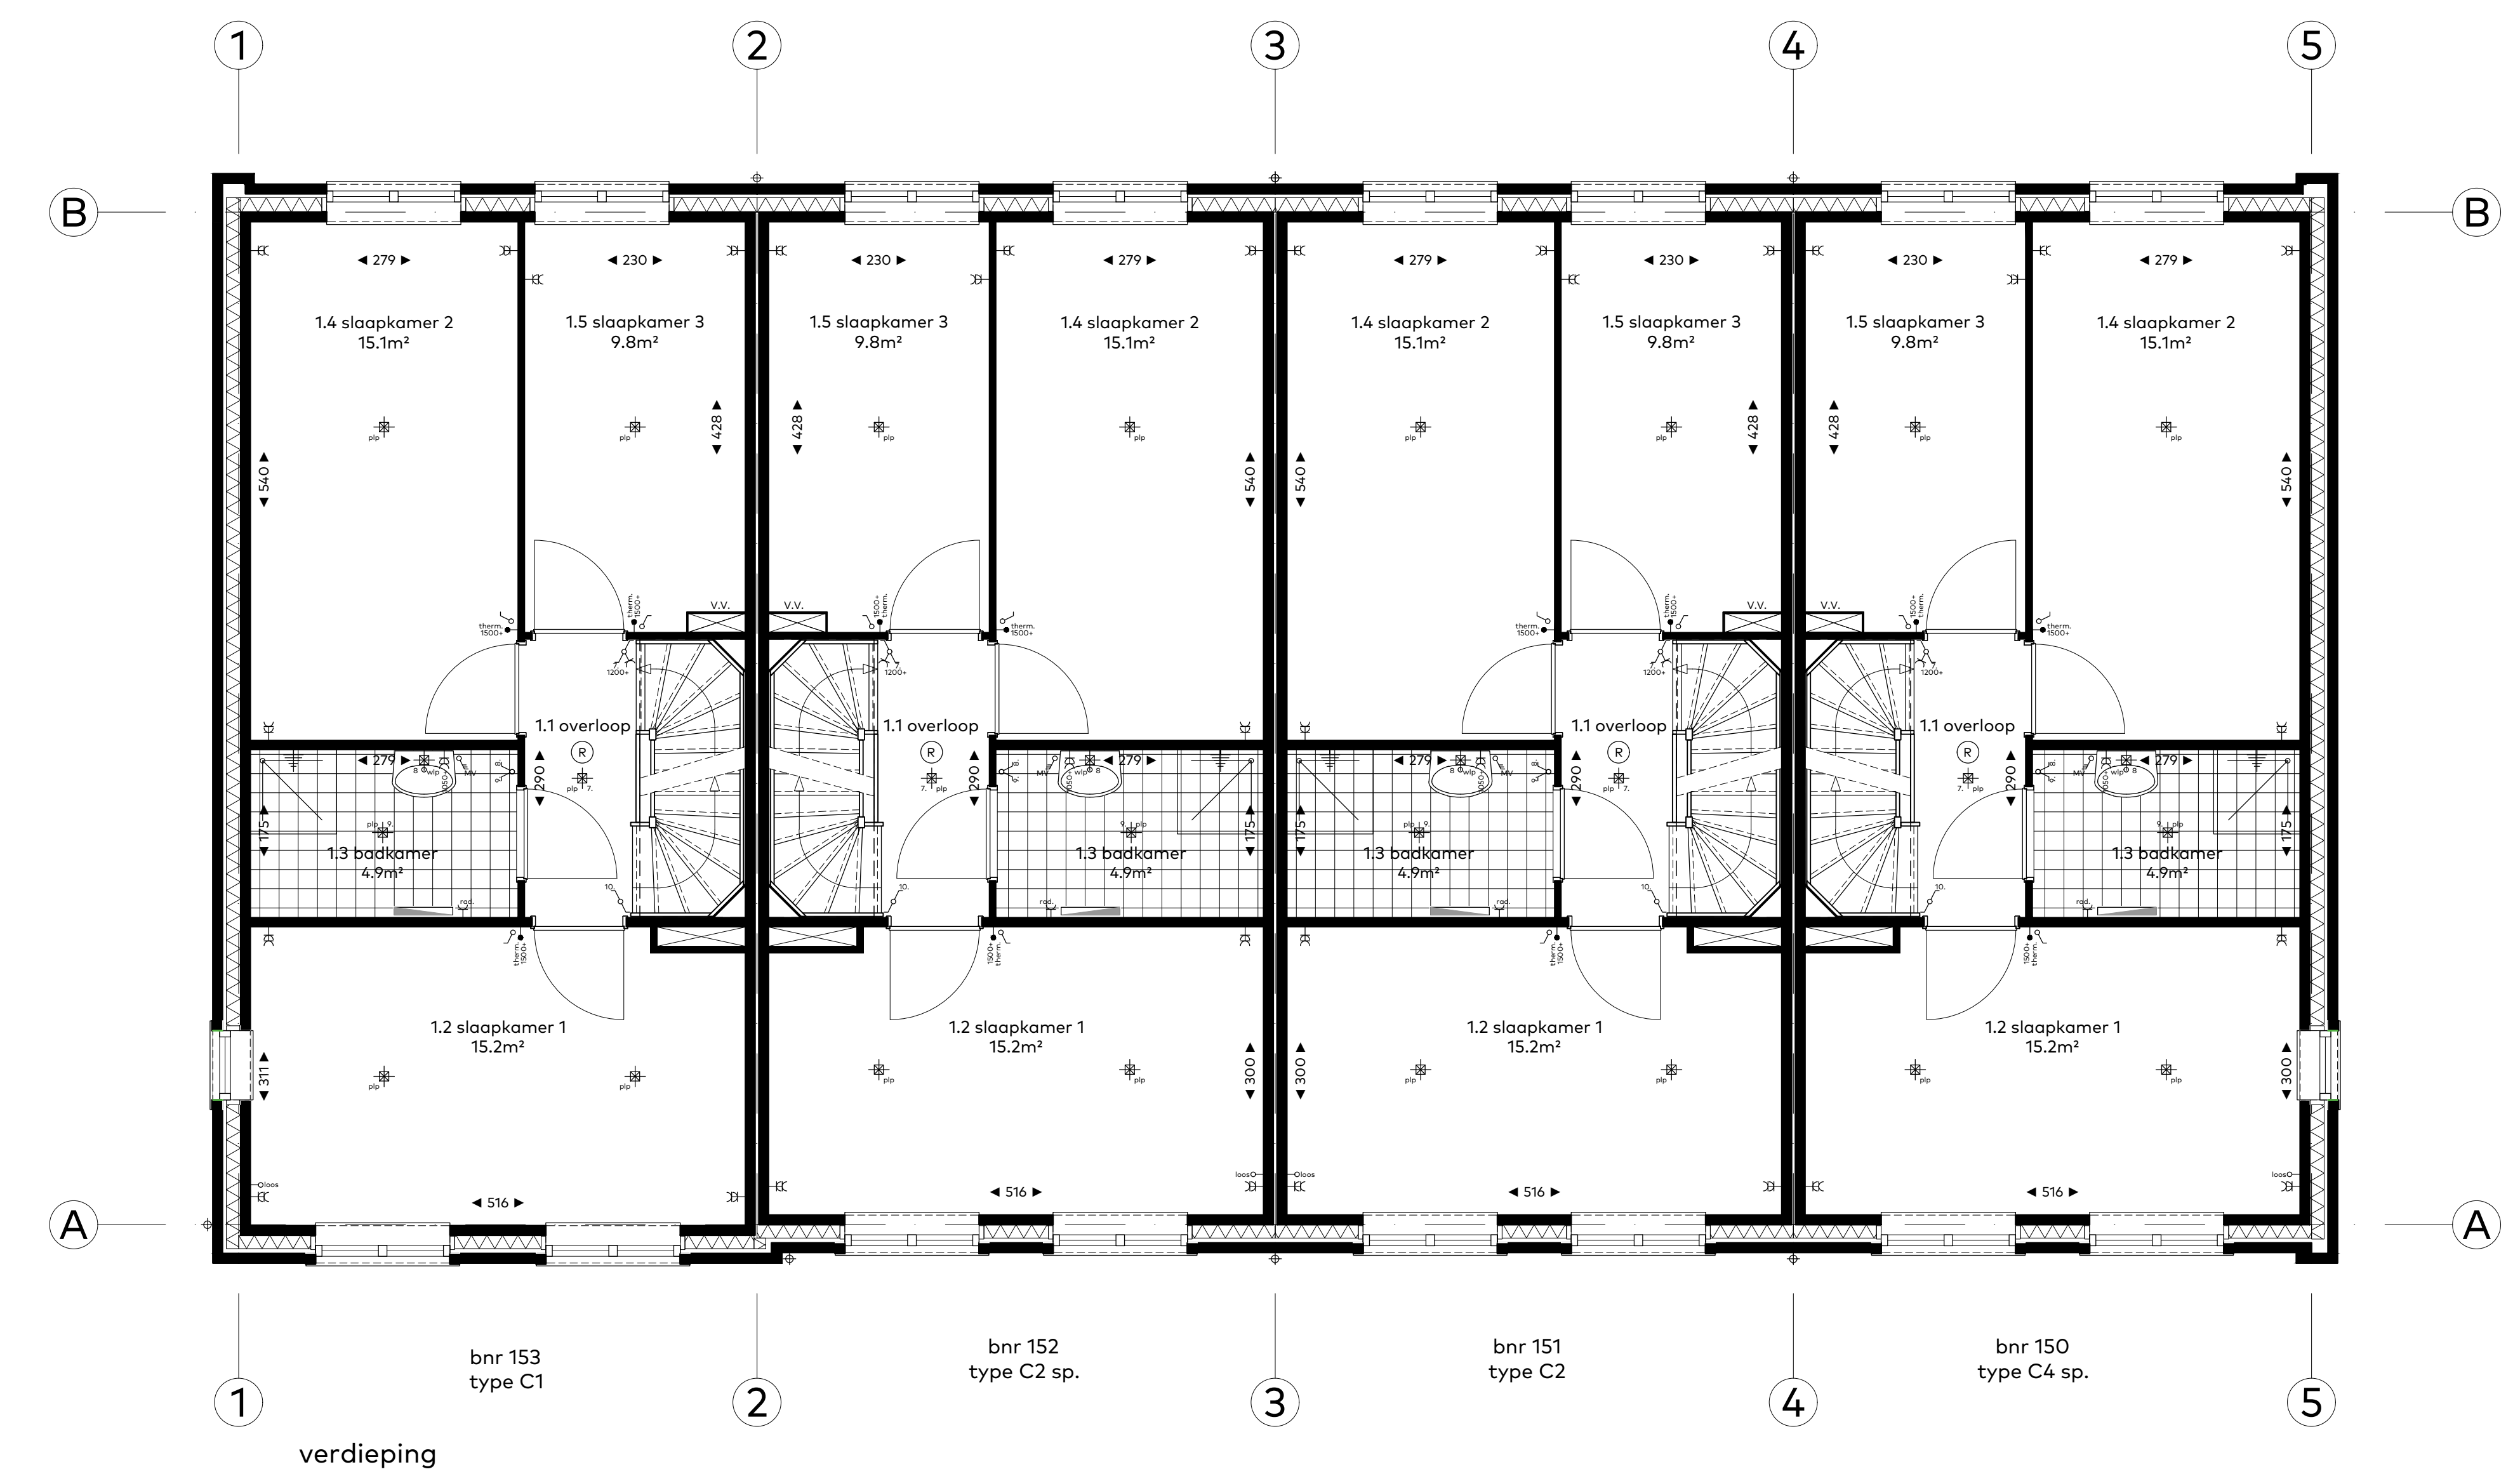


begane grond

 
situatietekening 1:500

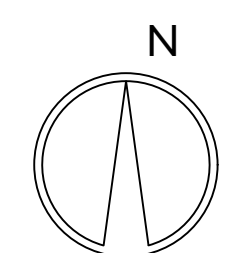

verdieping

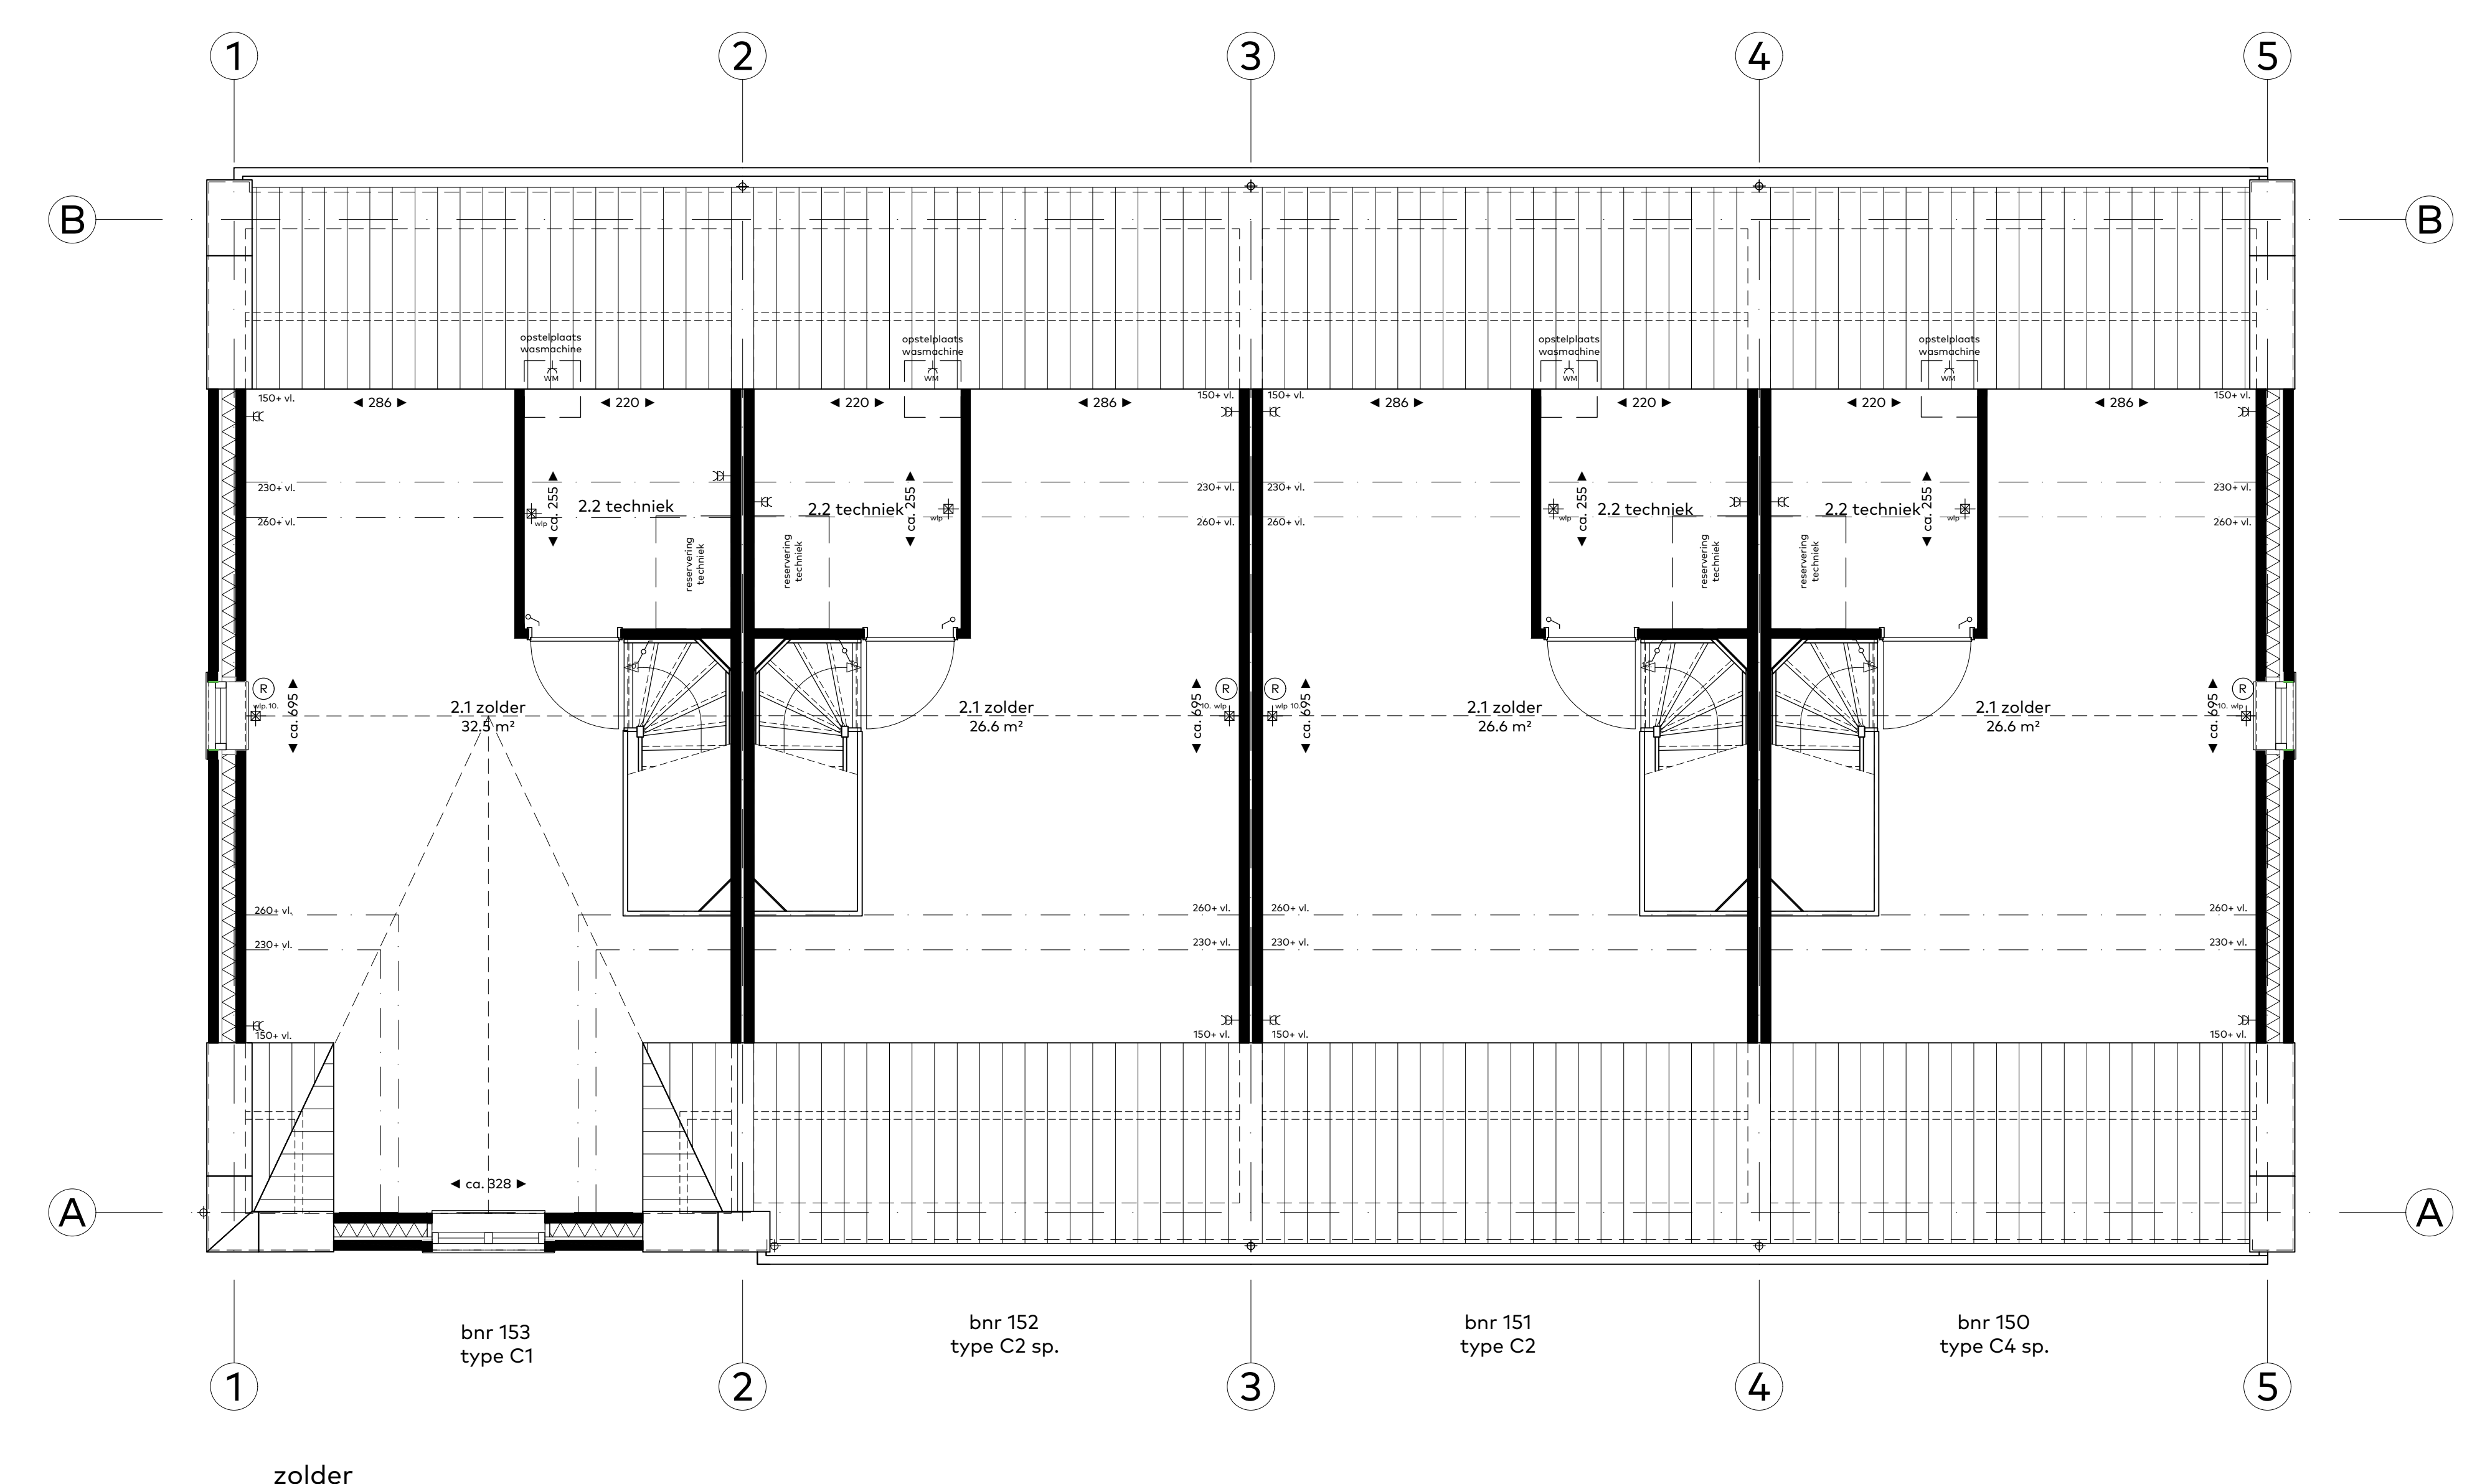

zolder



RENOVOOI	
schakelaars op 100V, wandcontactdozen op 300V (niet anders aangegeven)	3- dubbele wandcontactdozen (niet afweerdigd)
enkeelpolige schakelaar	perleer
schakelaar MV	loze leiding
wisselschakelaar	leiding bedroefd
serie schakelaar	thermostaatregeling
trekschakelaar t.b.v. wasmachine	telefoonleiding
plafond lichtpunt	telefoonregeling
wand lichtpunt	verdelers vloerverwarming
bet	radiator
bedrukker	rookmelder
enkeelpolige wandcontactdoos	postke kroon
mechanische ventilatie	

plattegrond

schaal : 1:50
 datum : augustus 2022
 blok : 29-301

